


圖目錄

圖號	圖名	圖號	圖名	圖號	圖名
I0	封面	F-01	標準斷面圖(一)	T-01	入口節點詳圖
I1	圖目錄	F-02	標準斷面圖(二)	T-02	坡道樓梯平面圖
I2	工程位置	F-03	標準斷面圖(三)	T-03	坡道樓梯正視圖
I3	一般說明			T-04	坡道樓梯剖面圖(一)
I4	鋼筋混凝土施工一般規定	G-01	橫斷面圖(一)	T-05	坡道樓梯剖面圖(二)
I5	植筋標準圖	G-02	橫斷面圖(二)	T-06	入口階梯、自行車牽引道詳圖(一)
A-00	現況地形及整備平面總圖	G-03	橫斷面圖(三)	T-07	入口階梯、自行車牽引道詳圖(二)、 圖騰示意圖
A-01	現況地形及整備平面圖(一)	G-04	橫斷面圖(四)	T-08	休憩座椅詳圖
A-02	現況地形及整備平面圖(二)	G-05	橫斷面圖(五)	T-09	滾筒解說牌詳圖
A-03	堤頂、排水設施平面配置圖	G-06	橫斷面圖(六)		
A-04	施工便橋(道)位置圖	D-01	防洪牆、堤頭工詳圖	E-00	照明平面配置總圖
A-05	施工便橋立面圖	D-02	排水設施詳圖	E-01	照明配置平面圖(一)
A-06	施工便道示意圖	D-03	加勁土堤詳圖	E-02	照明配置平面圖(二)
P-00	平面配置總圖	D-04	鍍鋅鋼線套PVC石籠詳圖	E-03	電力迴路圖、燈具示意圖
P-01	平面配置圖(一)	D-05	鋪面、路緣石、燈桿基礎詳圖	E-04	引電自備桿、鍍燈開關箱及基座詳圖
P-02	平面配置圖(二)	D-06	熱浸鍍鋅格柵板詳圖	E-05	管溝警示帶詳圖、弱電系統施工說明
P-03	平面配置圖(三)	D-07	舌閥參考圖		
P-04	平面配置圖(四)	D-08	植物栽植、移植及修剪詳圖	L1	工程告示牌標準圖
B-00	縱斷面圖	D-09	自行車標誌及警示牌示意圖(一)	L2	職業安全衛生設施(一)
B-01	縱斷面圖(一)	D-10	自行車標誌及警示牌示意圖(二)	L3	職業安全衛生設施(二)
B-02	縱斷面圖(二)	D-11	標線示意圖	L4	職業安全衛生設施(三)
B-03	縱斷面圖(三)			L5	交通維持設施圖
B-04	縱斷面圖(四)				
B-05	縱斷面圖(五)				

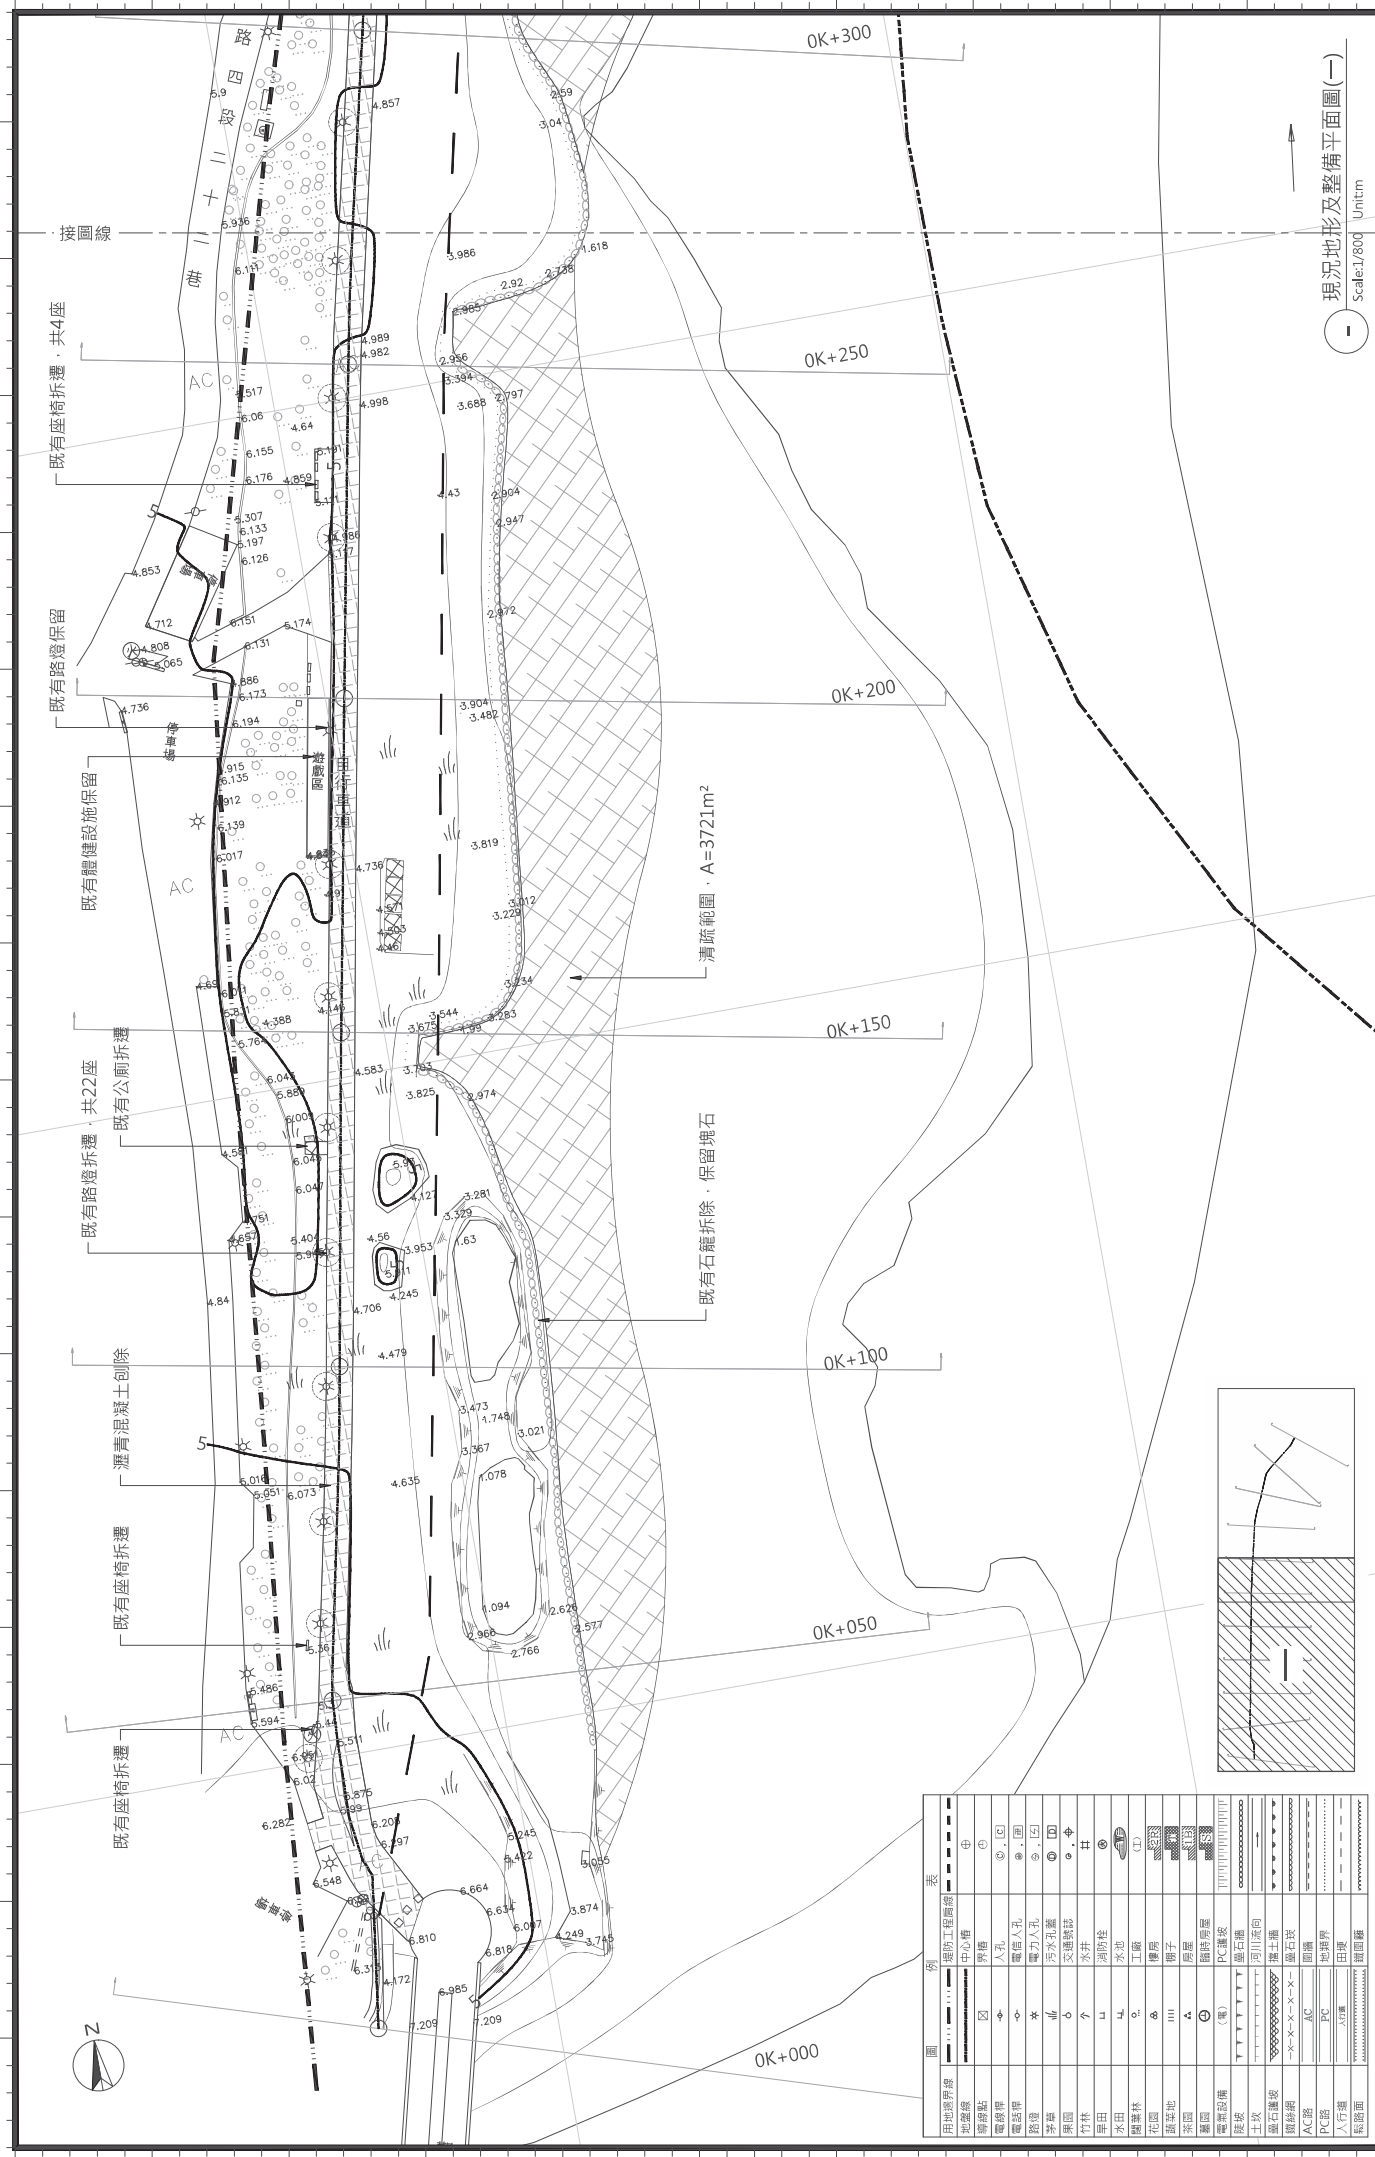

現況地形及整備平面圖(一)
Scale: 1/800 Unit: cm

圖例表

用地界線	——	中心線	——
地溝線	——	井	⊙
溝溝點	⊙	人孔	⊕
電桿	⊙	電信人孔	⊕
電話桿	⊙	電力人孔	⊕
電線	——	污水孔	⊕
茅草	——	交通標誌	⊕
果園	——	水井	⊕
竹林	——	測站	⊕
旱田	——	水田	——
樹叢林	——	工廠	——
花園	——	學校	——
稻田	——	廟宇	——
茶園	——	房屋	——
菜園	——	房屋	——
電線杆	——	電線杆	——
電線杆	——	PC電線	——
土坎	——	河川流向	——
土石堆	——	土石堆	——
鋼絲網	——	鋼絲網	——
AC路	——	AC路	——
PC路	——	PC路	——
人行路	——	人行路	——
鐵路	——	鐵路	——


經濟部水利署第十河川分署

瑞晟技術顧問股份有限公司
Rui Cheng Technical Consultant Co., Ltd.

工程名稱: 淡水河左岸獅子頭段改善工程
圖面名稱: 現況地形及整備平面圖(一)

圖號: A-01
日期: 112.12
出圖比例: 1/800

設計: 劉家瑋
校核: 王騰雲

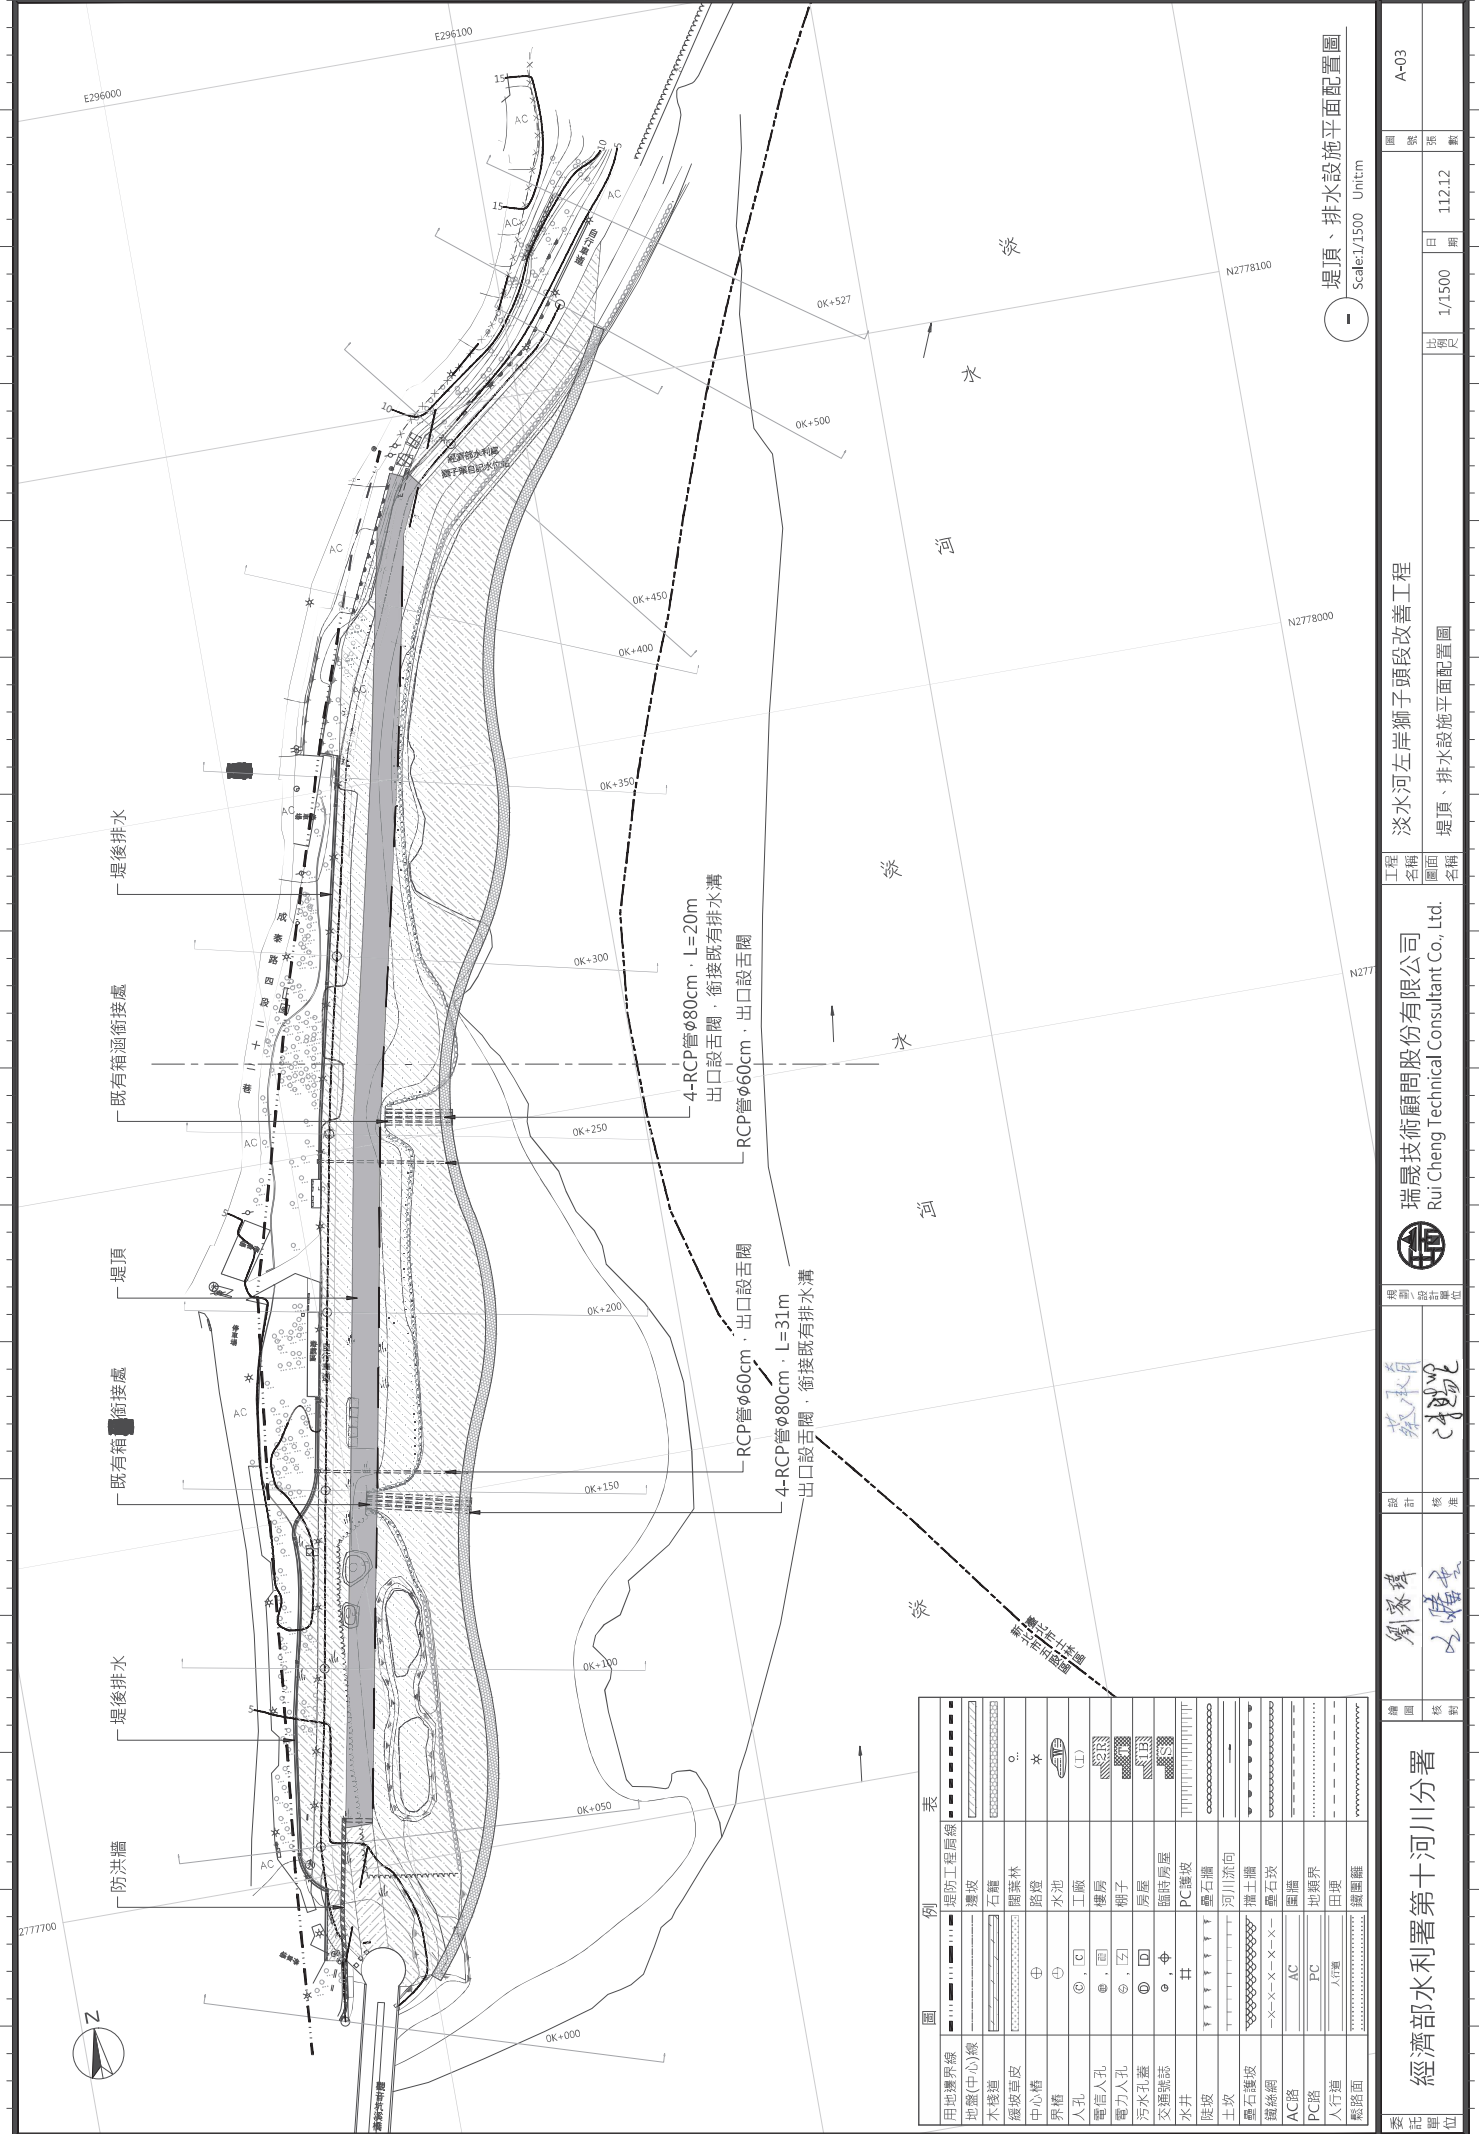

堤頂、排水設施平面配置圖
Scale: 1/1500 Unit: m

圖號		A-03	
日期		112.12	
出圖人		1/1500	
工程名稱: 淡水河左岸獅子頭段改善工程			
圖面名稱: 堤頂、排水設施平面配置圖			
設計		劉家輝	
校核		王曉雲	
繪圖		蔡榮	
監理		蔡榮	
瑞晨技術顧問股份有限公司 Rui Cheng Technical Consultant Co., Ltd.			
經濟部水利署第十河川分署			

用地界線	——	堤防工程層線	——
地蓋(中心)線	——	堤防	——
木棧道	——	石鋪	——
機殼草皮	——	開闢森林	——
中心樁	⊙	路燈	⊙
界樁	⊙	水池	⊙
人孔	⊙	工廠	⊙
電信人孔	⊙	棚子	⊙
電力人孔	⊙	房屋	⊙
污水孔蓋	⊙	臨時房屋	⊙
交通標誌	⊙	PC護坡	——
水井	⊙	雲石護坡	——
陡坡	——	河川流向	——
土坎	——	推土牆	——
雲石護坡	——	雲石坎	——
鐵絲網	——	圍牆	——
AC路	——	地類界	——
PC路	——	田埂	——
人行牆	——	人行牆	——
鐵路面	——	鐵圍籬	——